
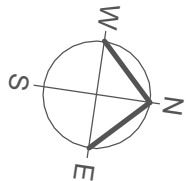


INSTALACJE SANITARNE

RZUT DACHU

skala 1:100

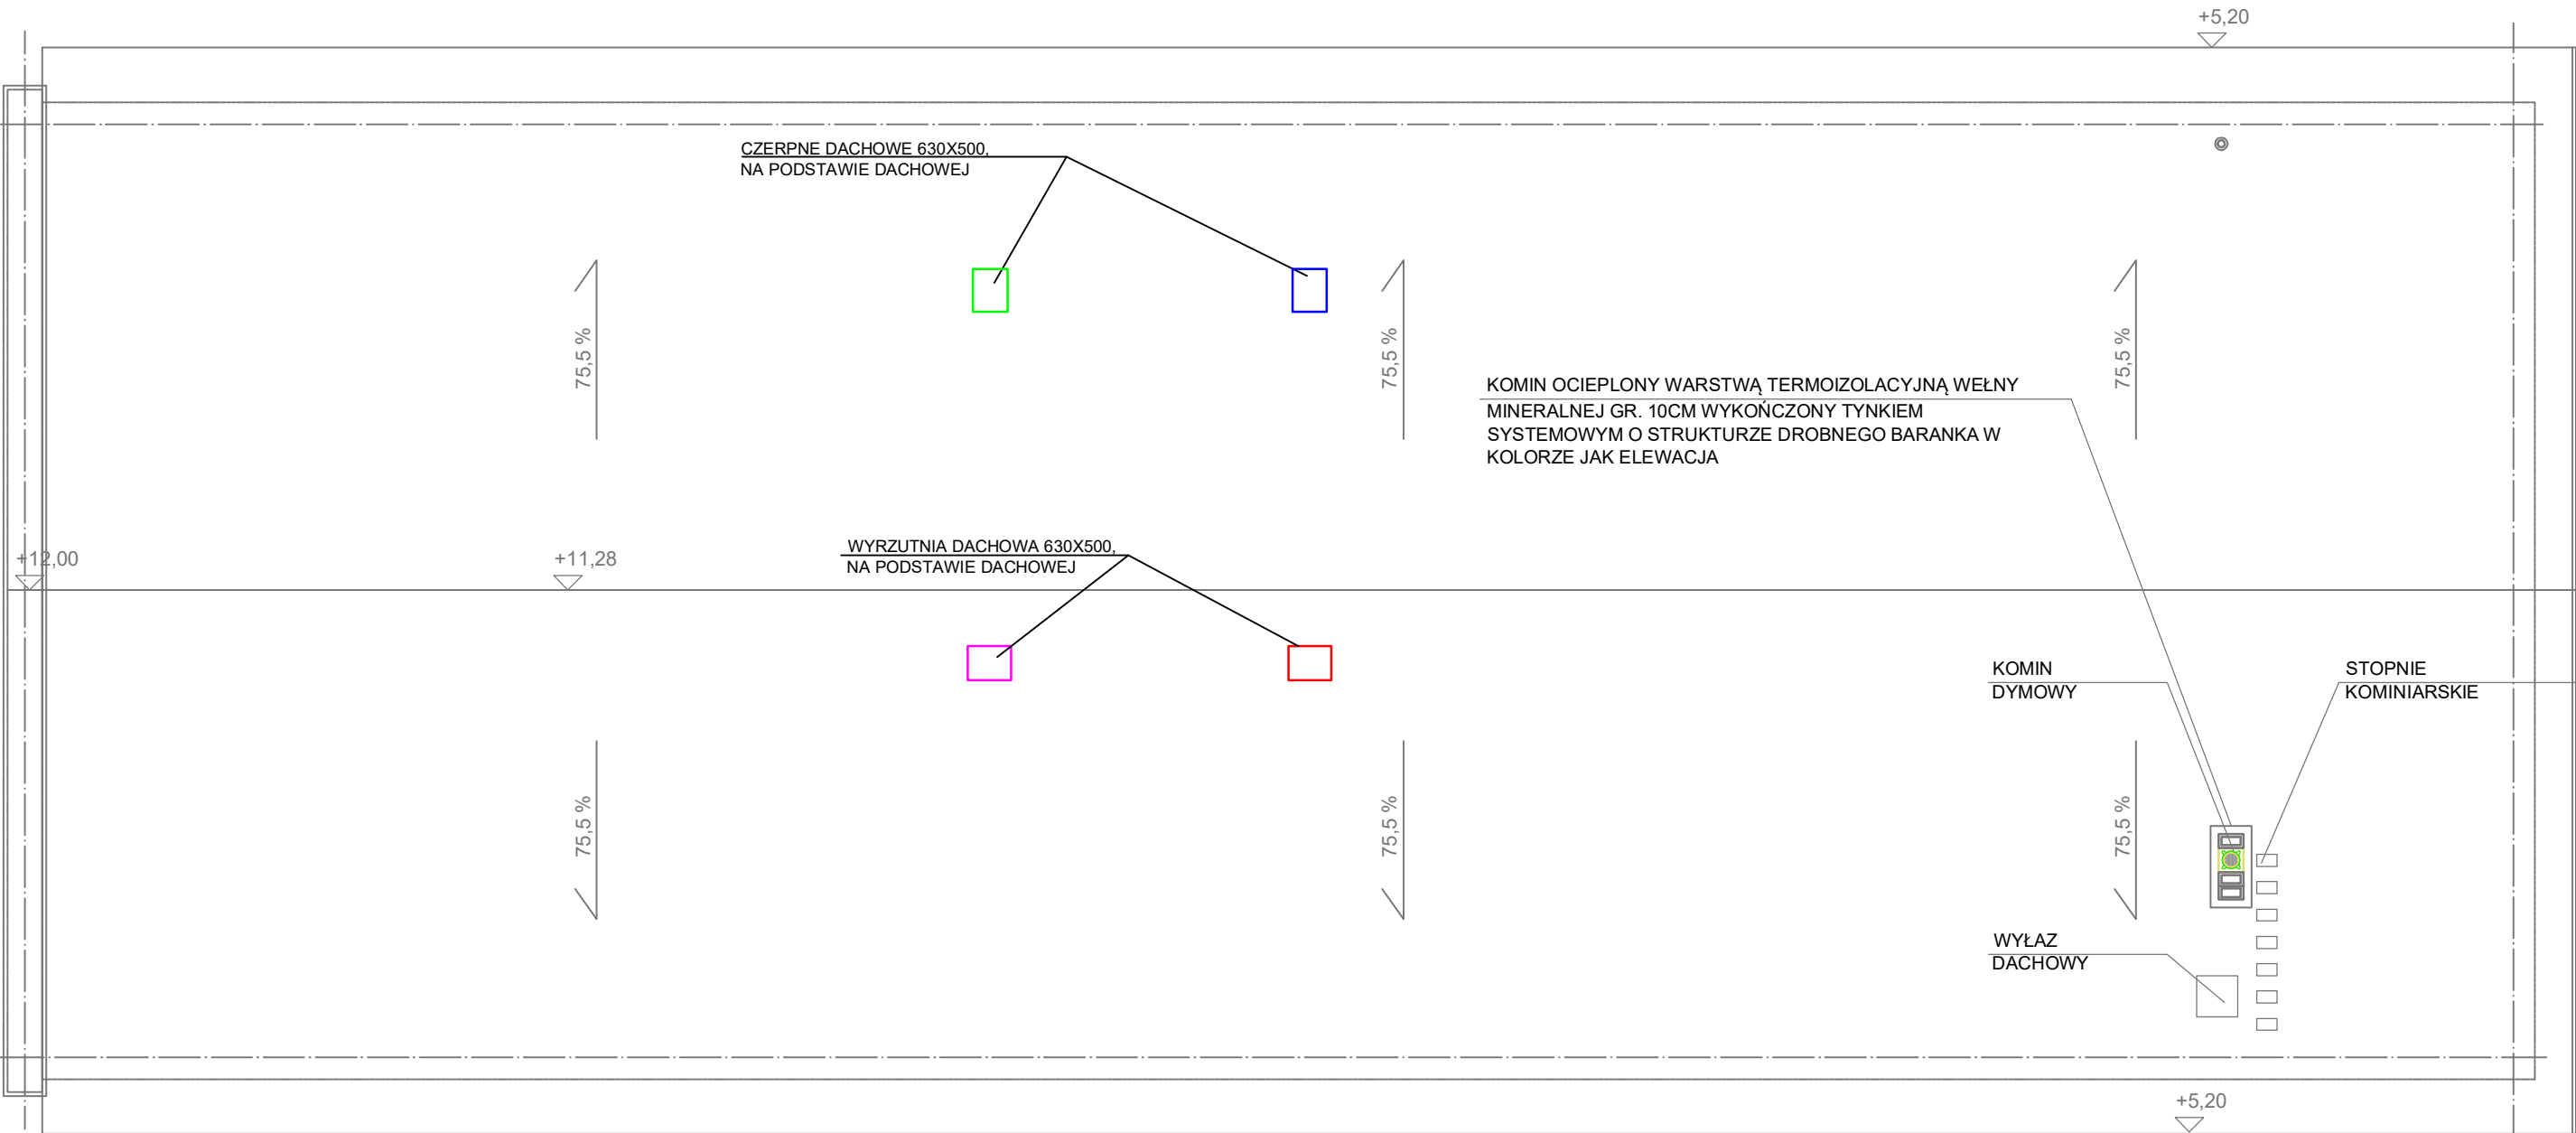

PRACOWNIA PROJEKTOWO-USŁUGOWA Elżbieta Lasmanowicz 10-502 Olsztyn, ul. Kościuszki 13, tel./fax. (89) 5336020, kom. 693117743			
TEMAT:	INSTALACJE SANITARNE - RZUT DACHU		PW
OBIEKT:	MUZEUM BUDOWNICTWA LUDOWEGO PARK ETNOGRAFICZNY W OLSZTYNKU, UL. LEŚNA 23, 11-015 OLSZTYNEK		SKALA: 1:100
PROJEKTOWAŁ:	mgr inż. Patrycja Osajda	Upr.bud. WAM/0041/PWOS/16	DATA 10.2018
SPRAWDZIŁ:	mgr inż. Elżbieta Lasmanowicz	Upr.bud. 16/97/OL	RYS. 7