

INSTALACJA CENTRALNEGO OGRZEWANIA

1/2	PRYSZNIC
2,22	GRES


1/4	PRYSZNIC
1,90	GRES

1/5	TOAleta NIEPELnos	
3,99	GRES	


1/7	POM. GOSPODARCZE
1,76	GRES

1/6	PRZEDSIONEK
2,50	GRES

1/8	POM. GOSPODARCZE
4,58	GRES

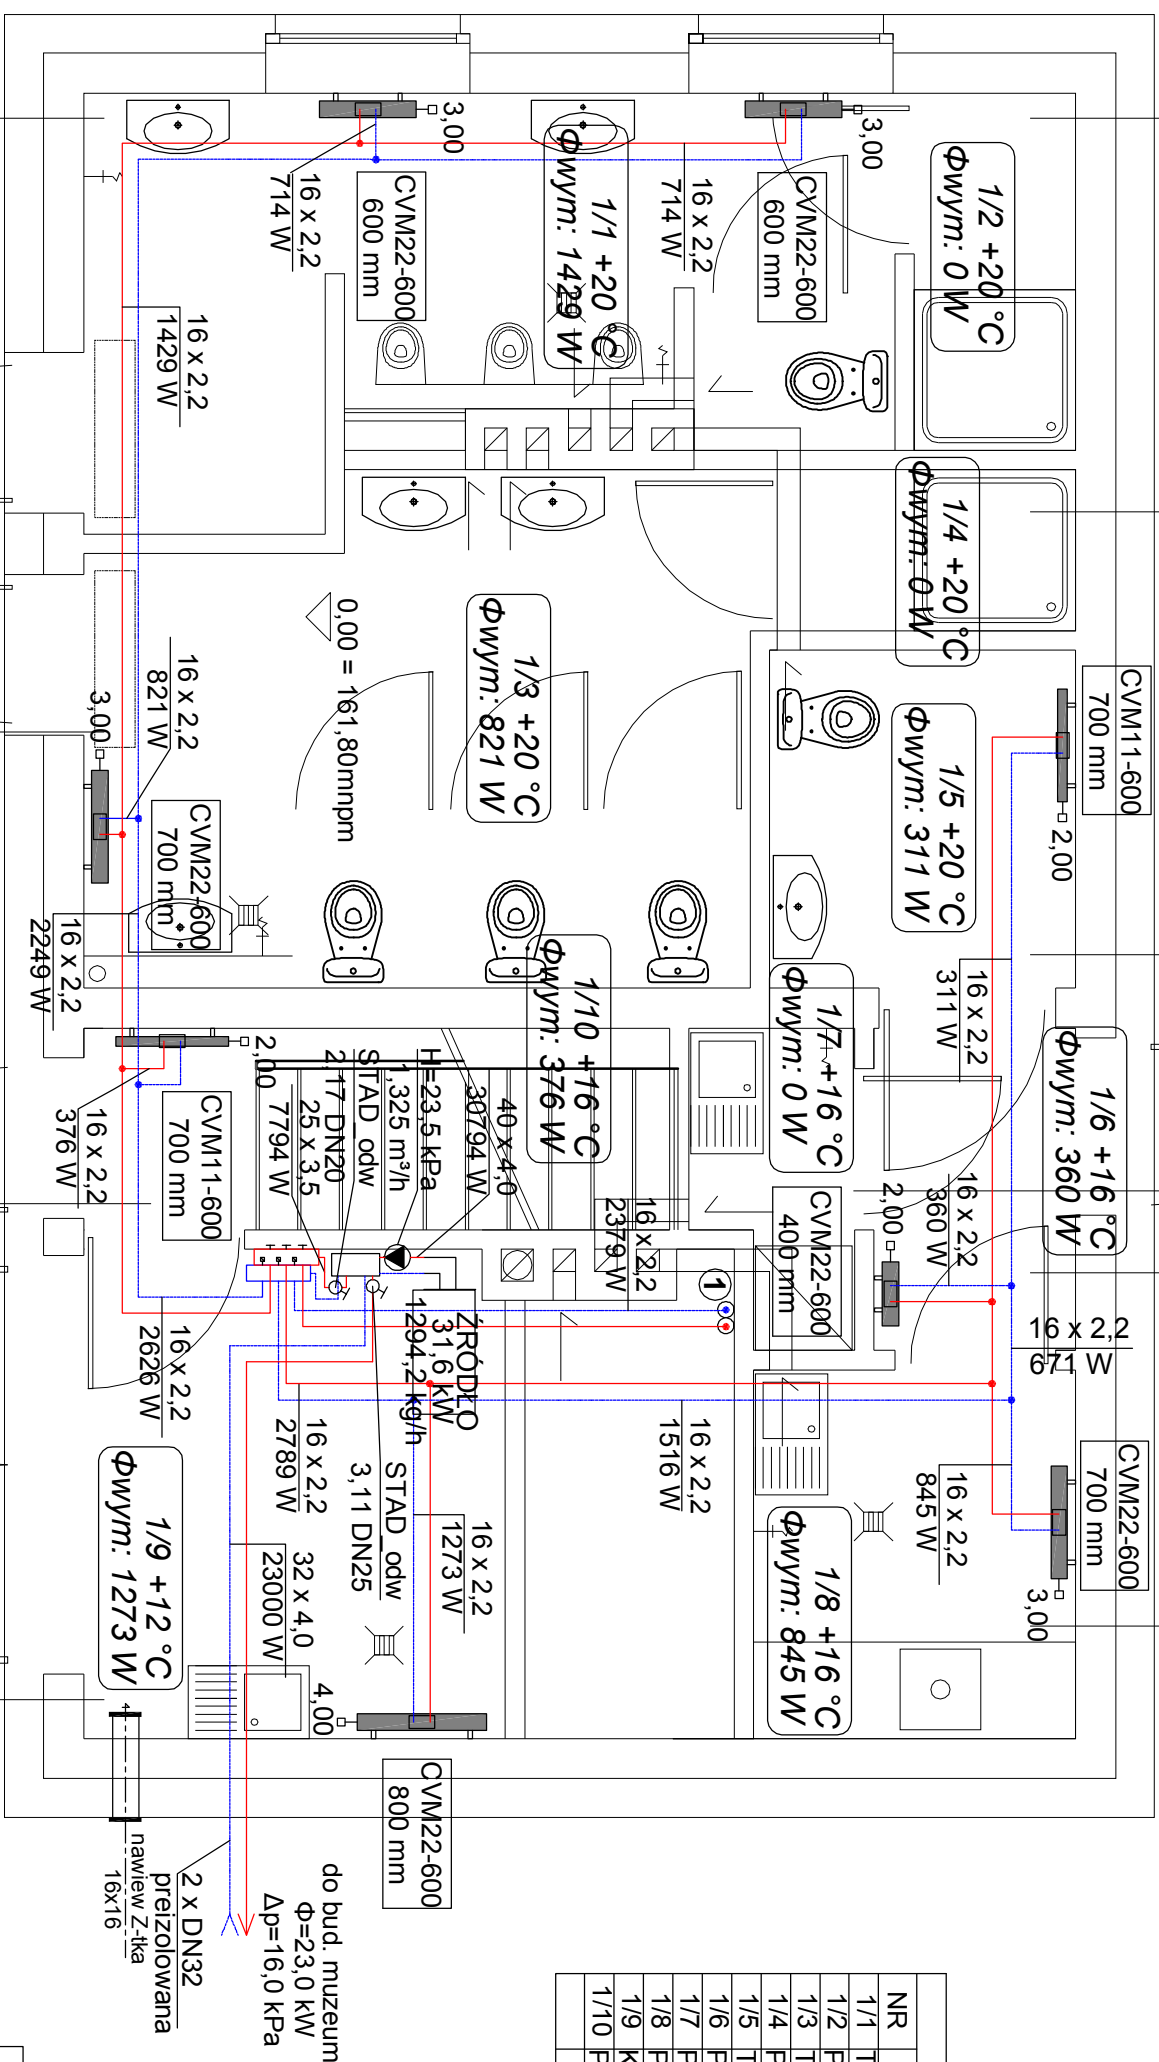

ZESTAWIENIE POMIESZCZEŃ		
NR	NAZWA	POW. m2
1/1	TOALETA MĘSKA	11,18
1/2	PRYSZNIC	2,22
1/3	TOALETA DAMSKA	12,48
1/4	PRYSZNIC	1,90
1/5	TOALETA NIEPEŁNOSPRAW.	3,99
1/6	PRZEDSIÓNEK	2,50
1/7	POM. GOSPODARCZE	1,76
1/8	POM. GOSPODARCZE	4,58
1/9	KOTŁOWNIA	11,89
1/10	PRZEDSIÓNEK/ KL.SCHOD.	4,55
	RAZEM	57,05

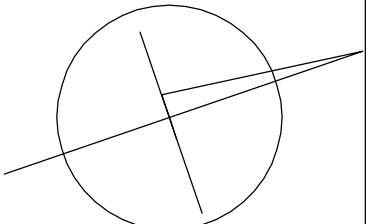

RZUT PARTERU SKALA 1:50

PRACOWNIA PROJEKTOWO-USŁUGOWA Elzbieta Lasmanowicz			
10-502 Olisztyn, ul. Kościuszki 13, tel. (89) 5336020, kom. 693117743			
TEMAT:	INSTALACJA C.O. - PARTER		SKALA: 1:50
OBIEKT : KOPIA BUDYNKU GOSPODARCZEGO Z KRÓLEWA NA DZIAŁCE NR 1-4/23 I 1/47 W OBRĘBIE SKANSENU W OLSZTYNKU			ZLEC.
PROJEKTANT:	mgr inż. E.Lasmanowicz	Upr.bud. 16/OŁ/97	podpis DATA 12.200
SPRAWDZAJĄCY	mgr inż. A.Adamkiewicz	Upr.bud. 15/OŁ/97	podpis NR RYS. 4