


INSTALACJE WOD.-KAN., C.W.U., C.T.  
RZUT PARTERU  
skala 1:100

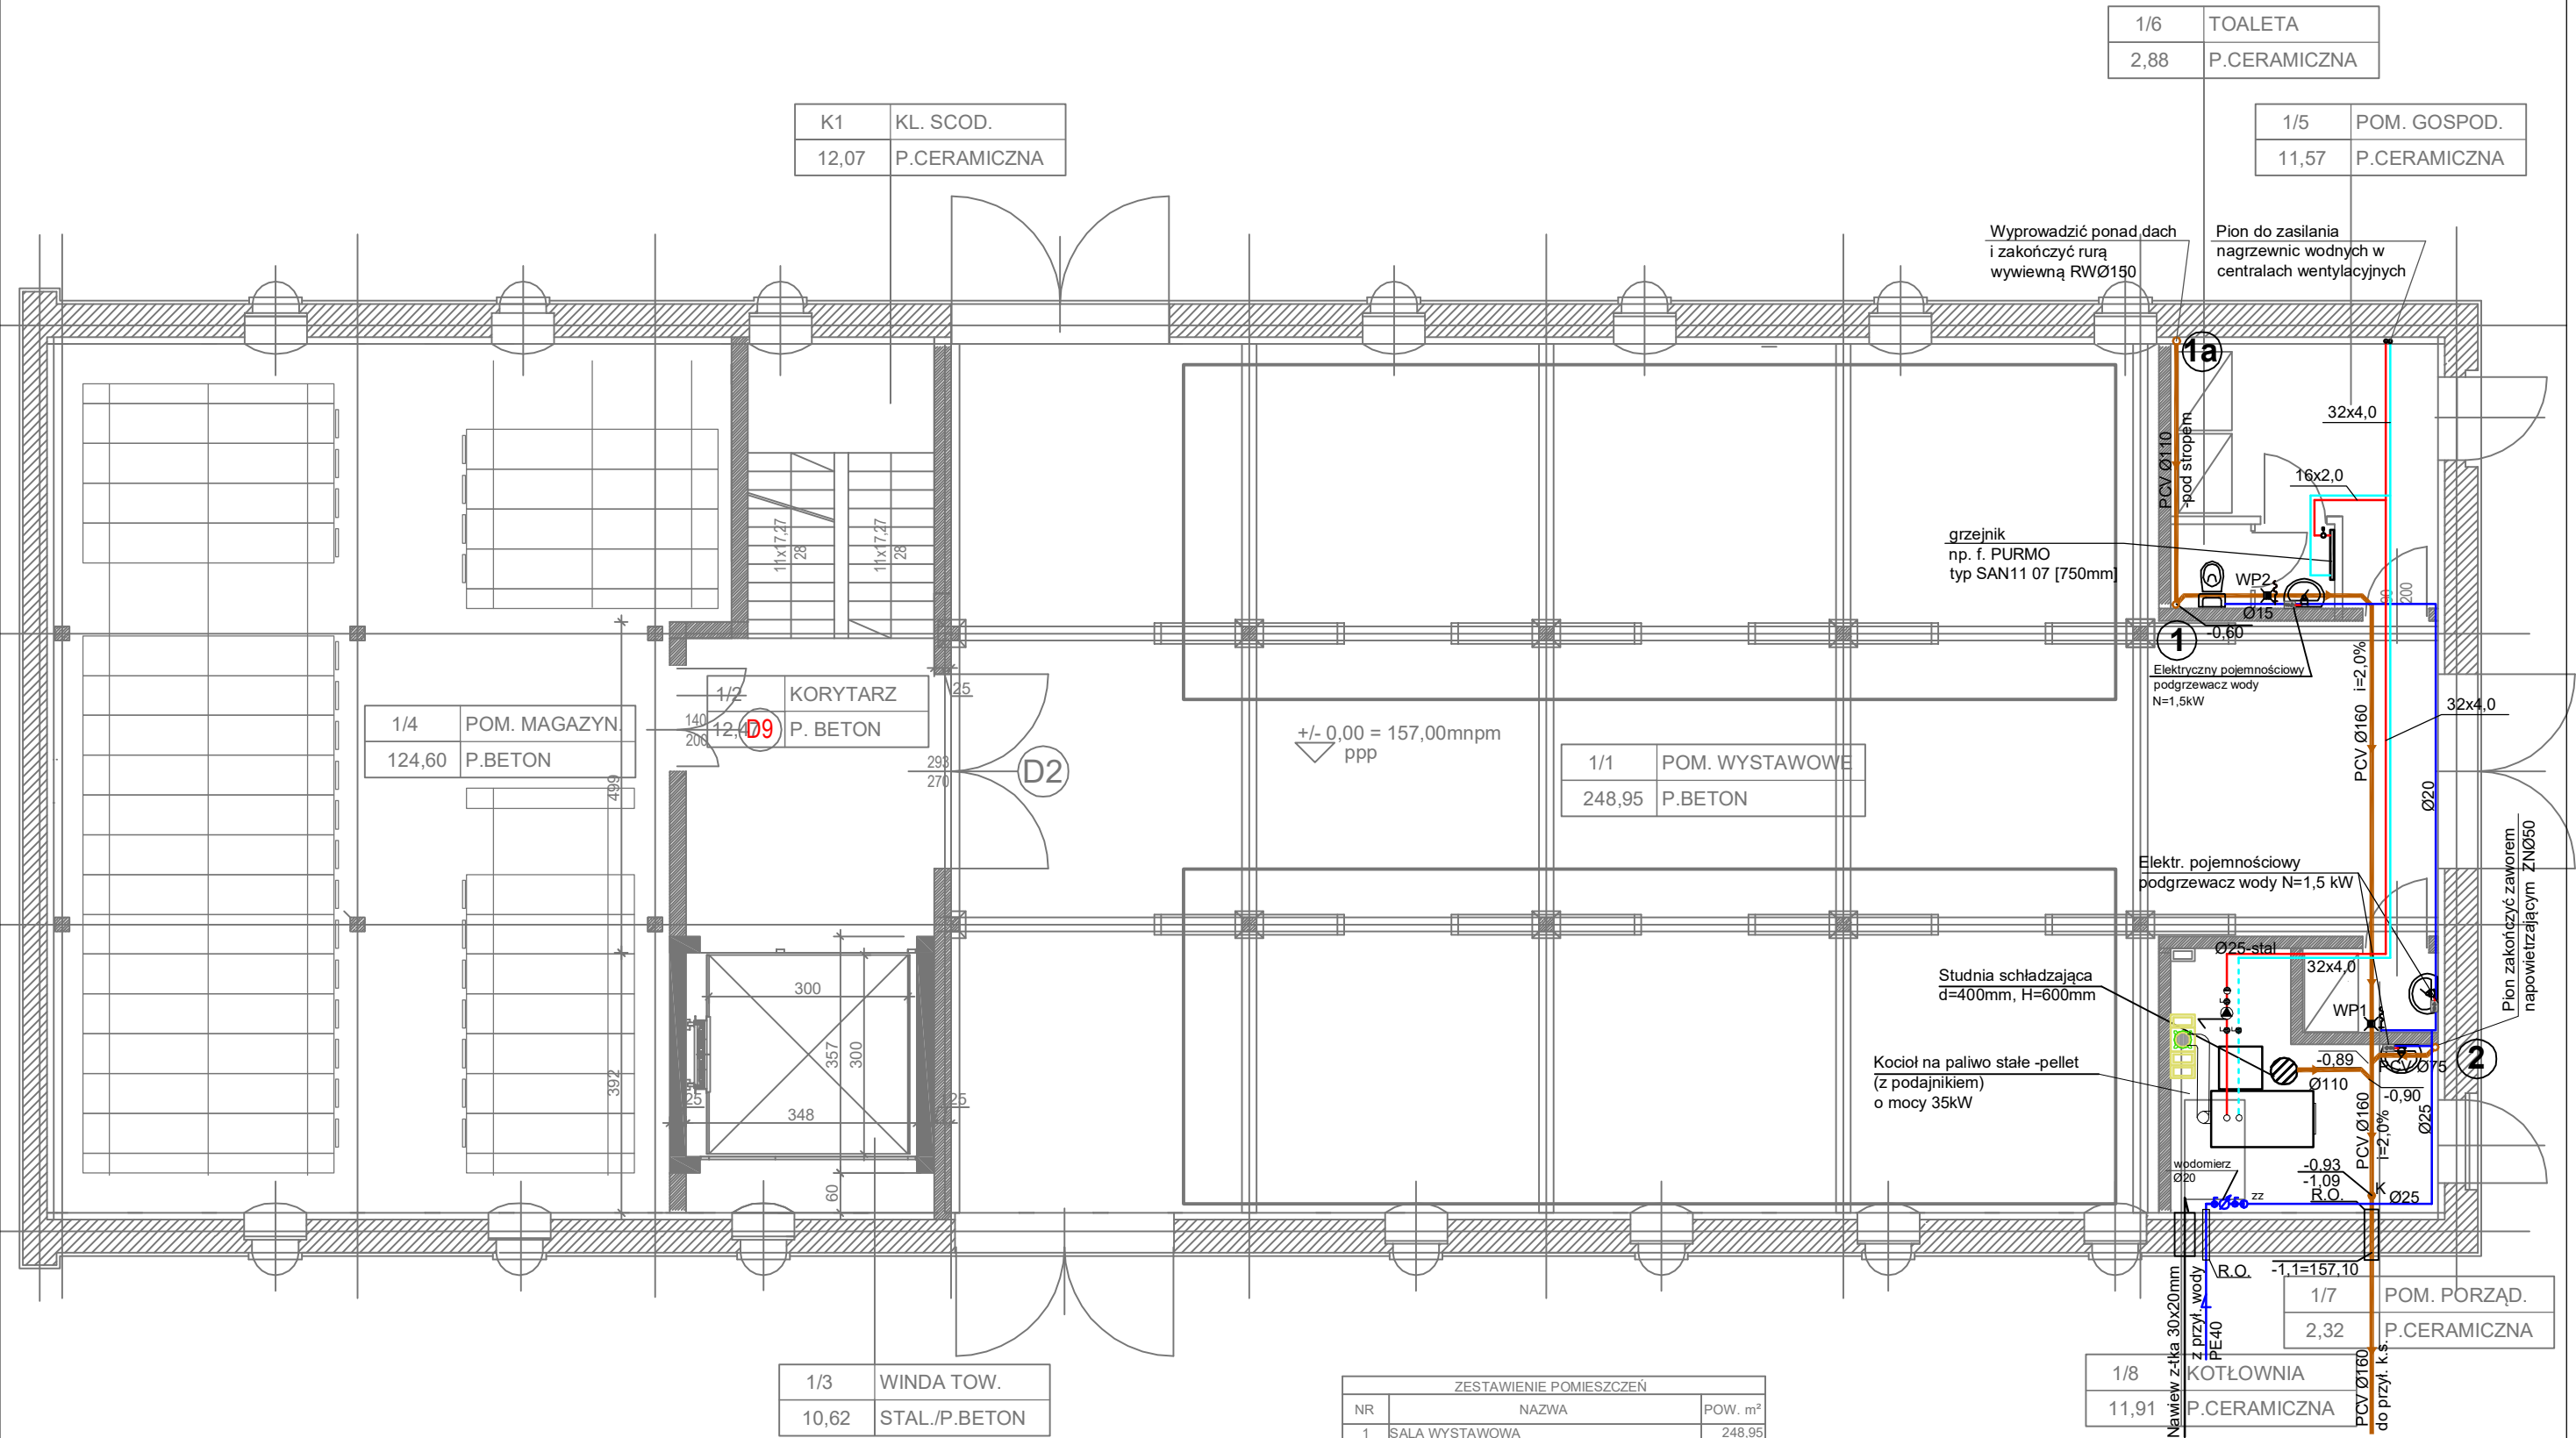

ZESTAWIENIE POMIESZCZEŃ		
NR	NAZWA	POW. m²
1	SALA WYSTAWOWA	248,95
2	KORYTARZ	12,47
3	WINDA TOWAROWA	10,62
4	POMIESZCZENIE MAGAZYNOWE	124,60
5	TOALETA	2,88
6	POM. GOSPODARCZE	11,57
7	POM. PORZĄDKOWE	2,32
8	KOTŁOWNIA	11,91
K1	KŁATKA SCHODOWA	12,07
RAZEM		437,39

PRACOWNIA PROJEKTOWO-USŁUGOWA			
Elżbieta Lasmanowicz			
10-502 Olsztyn, ul. Kościuszki 13, tel./fax. (89) 5336020, kom. 693117743			
TEMAT:	INSTALACJE WOD.-KAN., C.W.U., C.T. - RZUT PARTERU		PW
OBIEKT:	MUZEUM BUDOWNICTWA LUDOWEGO PARK ETNOGRAFICZNY W OLSZTYNKU, UL. LEŚNA 23, 11-015 OLSZTYNEK		SKALA: 1:100
PROJEKTOWAŁ:	mgr inż. Patrycja Osajda	Upr.bud. WAM/0041/PWOS/16	DATA 09.2018
SPRAWDZIŁ:	mgr inż. Elżbieta Lasmanowicz	Upr.bud. 16/97/OL	RYS. 4